

COMUNE DI MACERATA

SERVIZIO SERVIZI TECNICI

PROGETTO ESECUTIVO

OGGETTO:

OPERE DI ADEGUAMENTO ALLA VIGENTE NORMATIVA DI PREVENZIONE INCENDI E ALTRE OPERE DI SISTEMAZIONE PRESSO LA SCUOLA PRIMARIA "ANNA FRANK" E DELLA INFANZIA "HELVIA RECINA" SITA IN VIA DELL'ACQUEDOTTO LOCALITA' VILLA POTENZA.

PLANIMETRIA PIANO TERRA SCUOLA PRIMARIA, SCUOLA DELL'INFANZIA, PALESTRA

Progettista
Dott. Ing. GIORGIO GREGORI

RESPONSABILE DEL
PROCEDIMENTO
Dott. Ing. GIORGIO GREGORI

Collaboratore
P.I. Franco Natali

IL DIRIGENTE
Dott. Ing. TRISTANO LUCHETTI


SCALA: 1:100

TIMBRO

TAVOLA N°

DATA: FEBBRAIO 2017

2

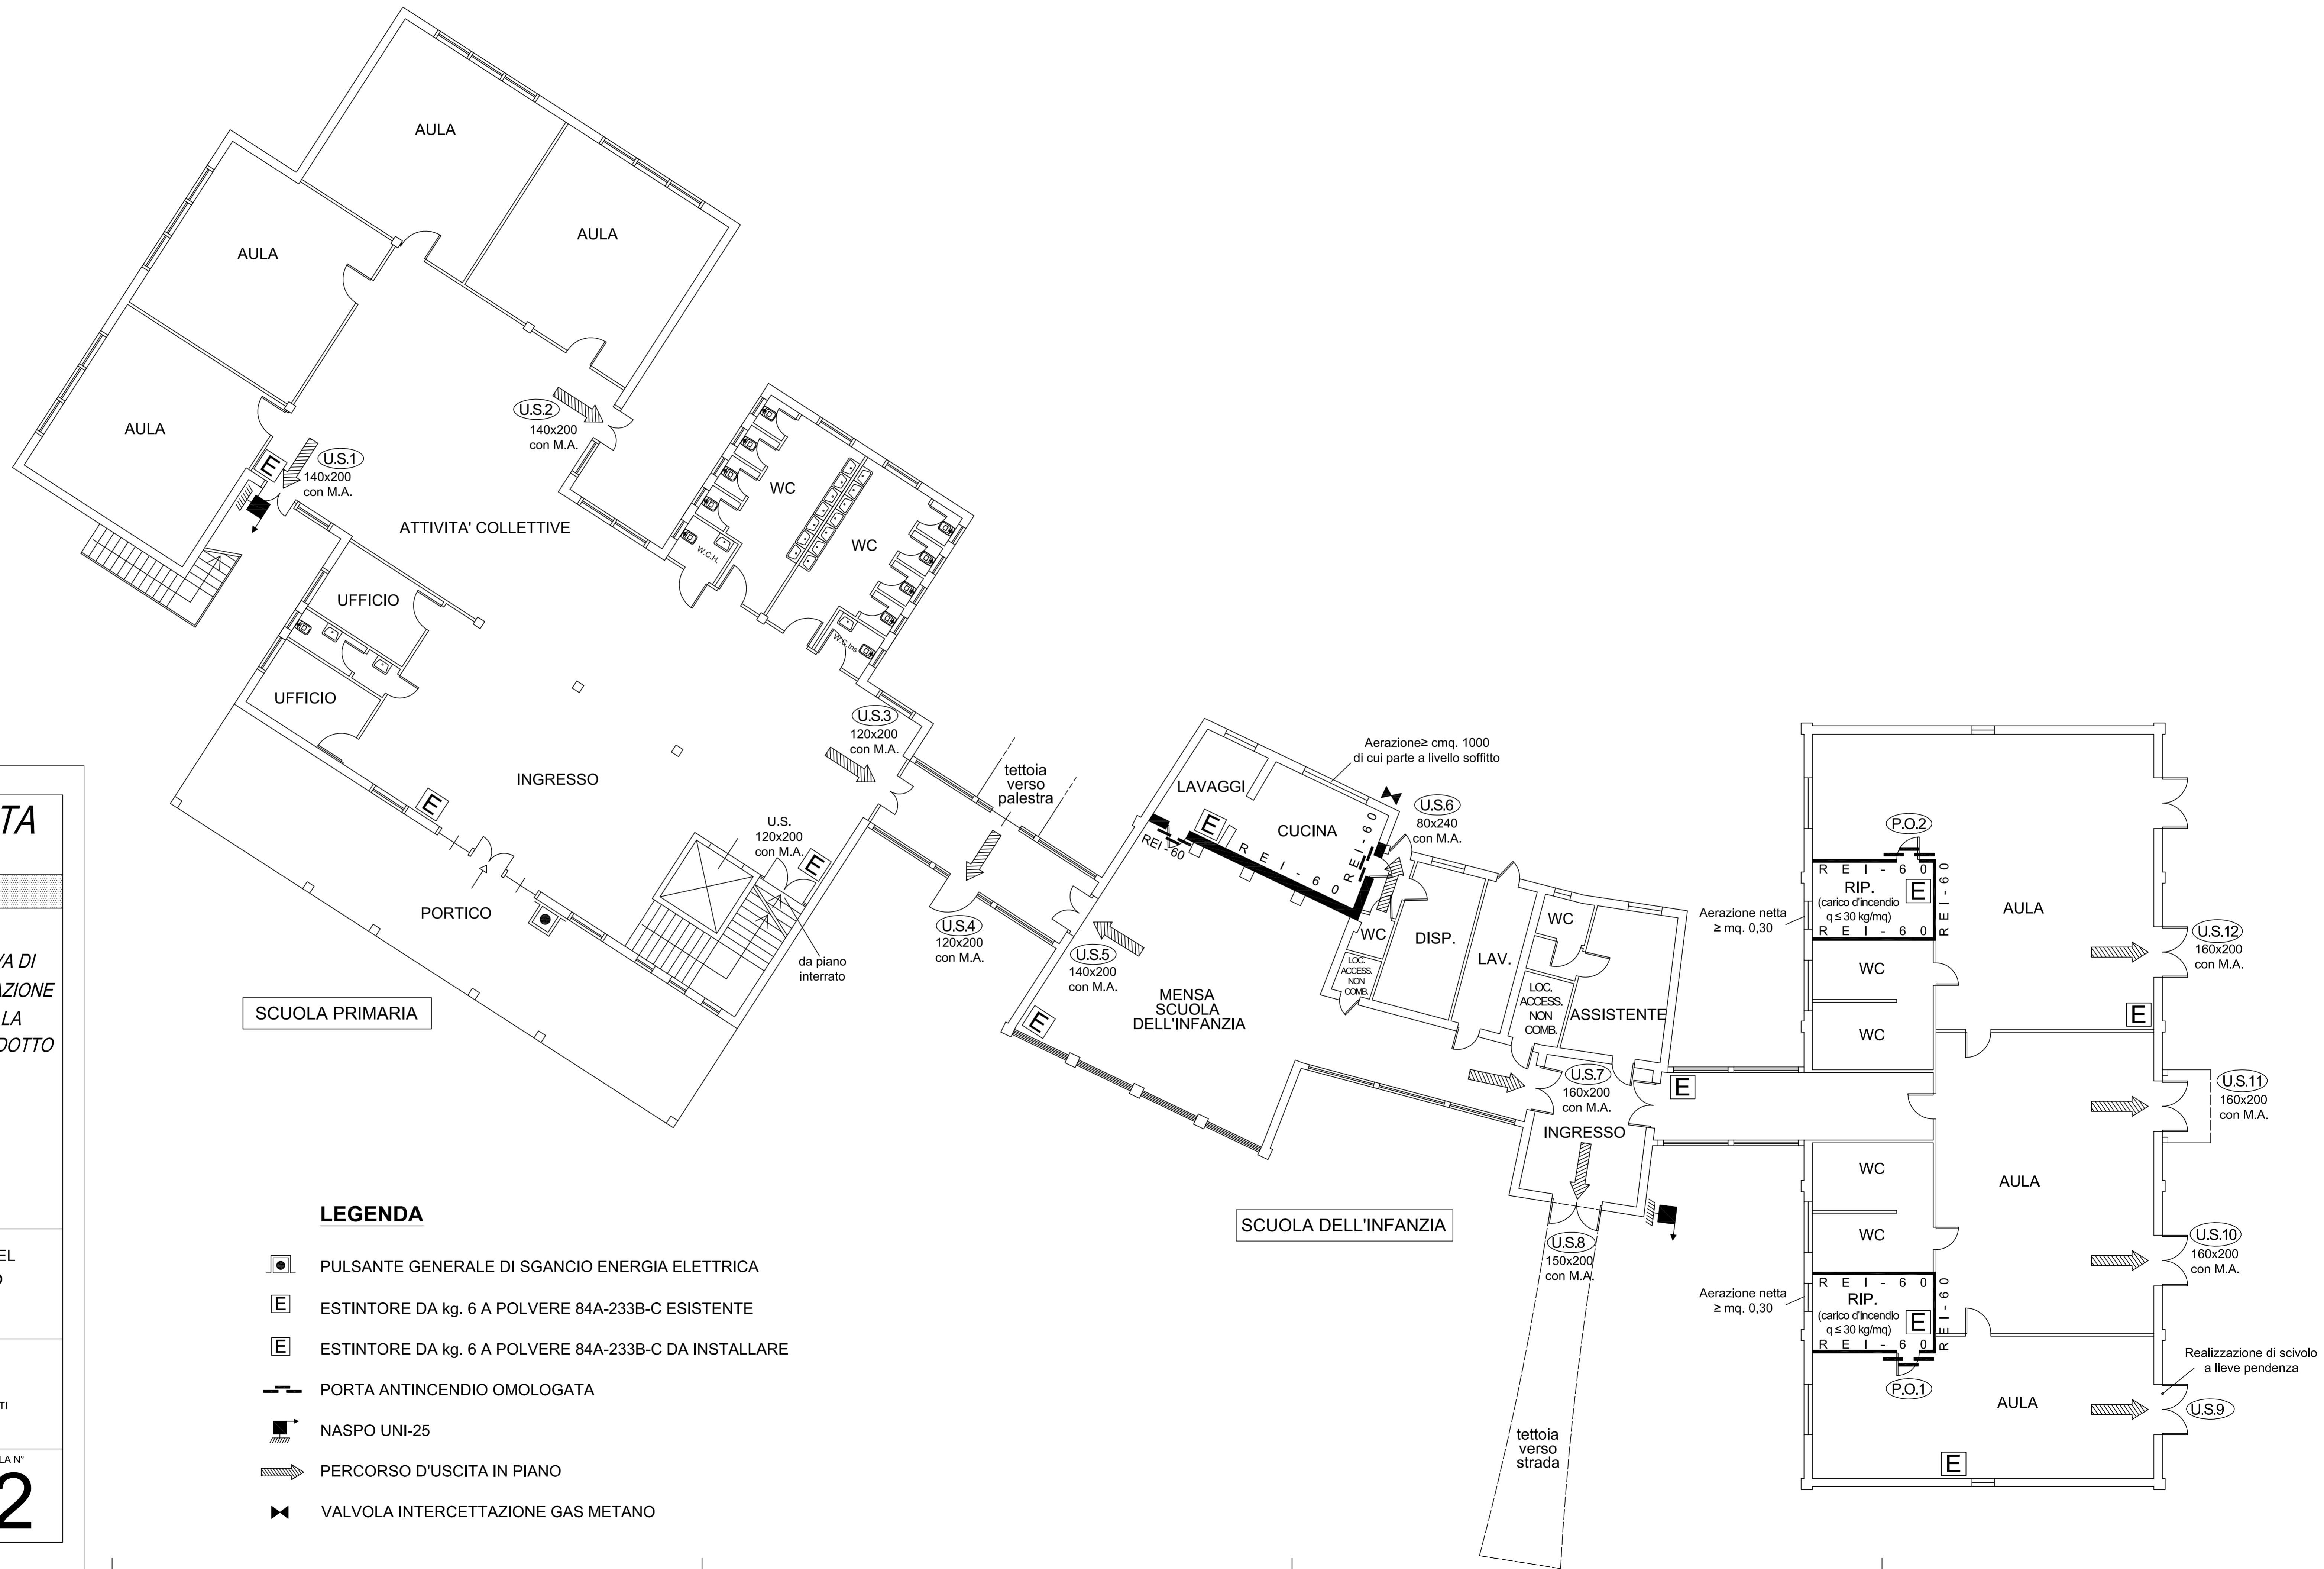

LEGENDA

- PULSANTE GENERALE DI SGANCIO ENERGIA ELETTRICA
- ESTINTORE DA kg. 6 A POLVERE 84A-233B-C ESISTENTE
- ESTINTORE DA kg. 6 A POLVERE 84A-233B-C DA INSTALLARE
- PORTA ANTINCENDIO OMOLOGATA
- NASPO UNI-25
- PERCORSO D'USCITA IN PIANO
- VALVOLA INTERCETTAZIONE GAS METANO